

Legenda :


- 

 
spínač č. 1 komplet TANGO ABB bílý / IP44
- 

spínač č. 5 komplet TANGO ABB bílý / IP44
- 


spínač č. 6 komplet TANGO ABB bílý / IP44
- 

 
spínač č. 6+1 komplet TANGO ABB bílý
- 


spínač č. 6+6 komplet TANGO ABB bílý
- 


spínač č. 7 komplet TANGO ABB bílý
- 

stropní vývod ukončený svorkovnicí a lustříčkem
nastřenný vývod ukončený svorkovnicí
svítidlo s vestavěným infra čídem IP44
- 

zásuvka pro přímočopy
- 

zásuvka jednoducích TANGO ABB bílé
- 


zásuvka jednoducích TANGO ABB bílé, zásuvky koupelny
- 

zásuvka 230V dvojčlů, s natočenou dužinou, TANGO ABB
přístrojová svorkovnice 5-pól, připojení el. sporáku
- 

 
zásuvka jednoducích TANGO ABB bílé, připojení myčky nádobí
- 


zásuvka jednoducích TANGO ABB bílé, zásuvky kuchyň
- 

volný vývod,rezerva cca 2 metry, připojení topného čerpadla
- 

volný vývod,rezerva cca 2 metry, připojení elektrického kotle
- 

volný vývod,rezerva cca 2 metry, připojení elektrického kotle
- 


volný vývod,rezerva cca 2 metry, připojení el.ohřevče vody
- 

zásuvka jednoducích TANGO ABB bílé, připojení automatické pračky
- 

zásuvka jednoducích TANGO ABB bílé, připojení el.čerpadel UT
- 

 
volný vývod,konec cca 2 metry, připojení digestoře, 230V
- 


volný vývod,rezerva cca 2 metry, připojení potrubí vrt
- 


zásuvka STA+R
- 

domovní zvonek
- 


zvonkové tlačítko
- 


tlačítko totál stop
- 

odtahový ventilátor s doběhem, odvětrání koupelen a WC,
- 

MULTIAC KN 2190 UP,230V/32W, ovládání samostatným spínačem
- 

v místnosti provést zvýš. ochr. pospojováním, vodič CY4 mm2 zž+svorky AB
- 

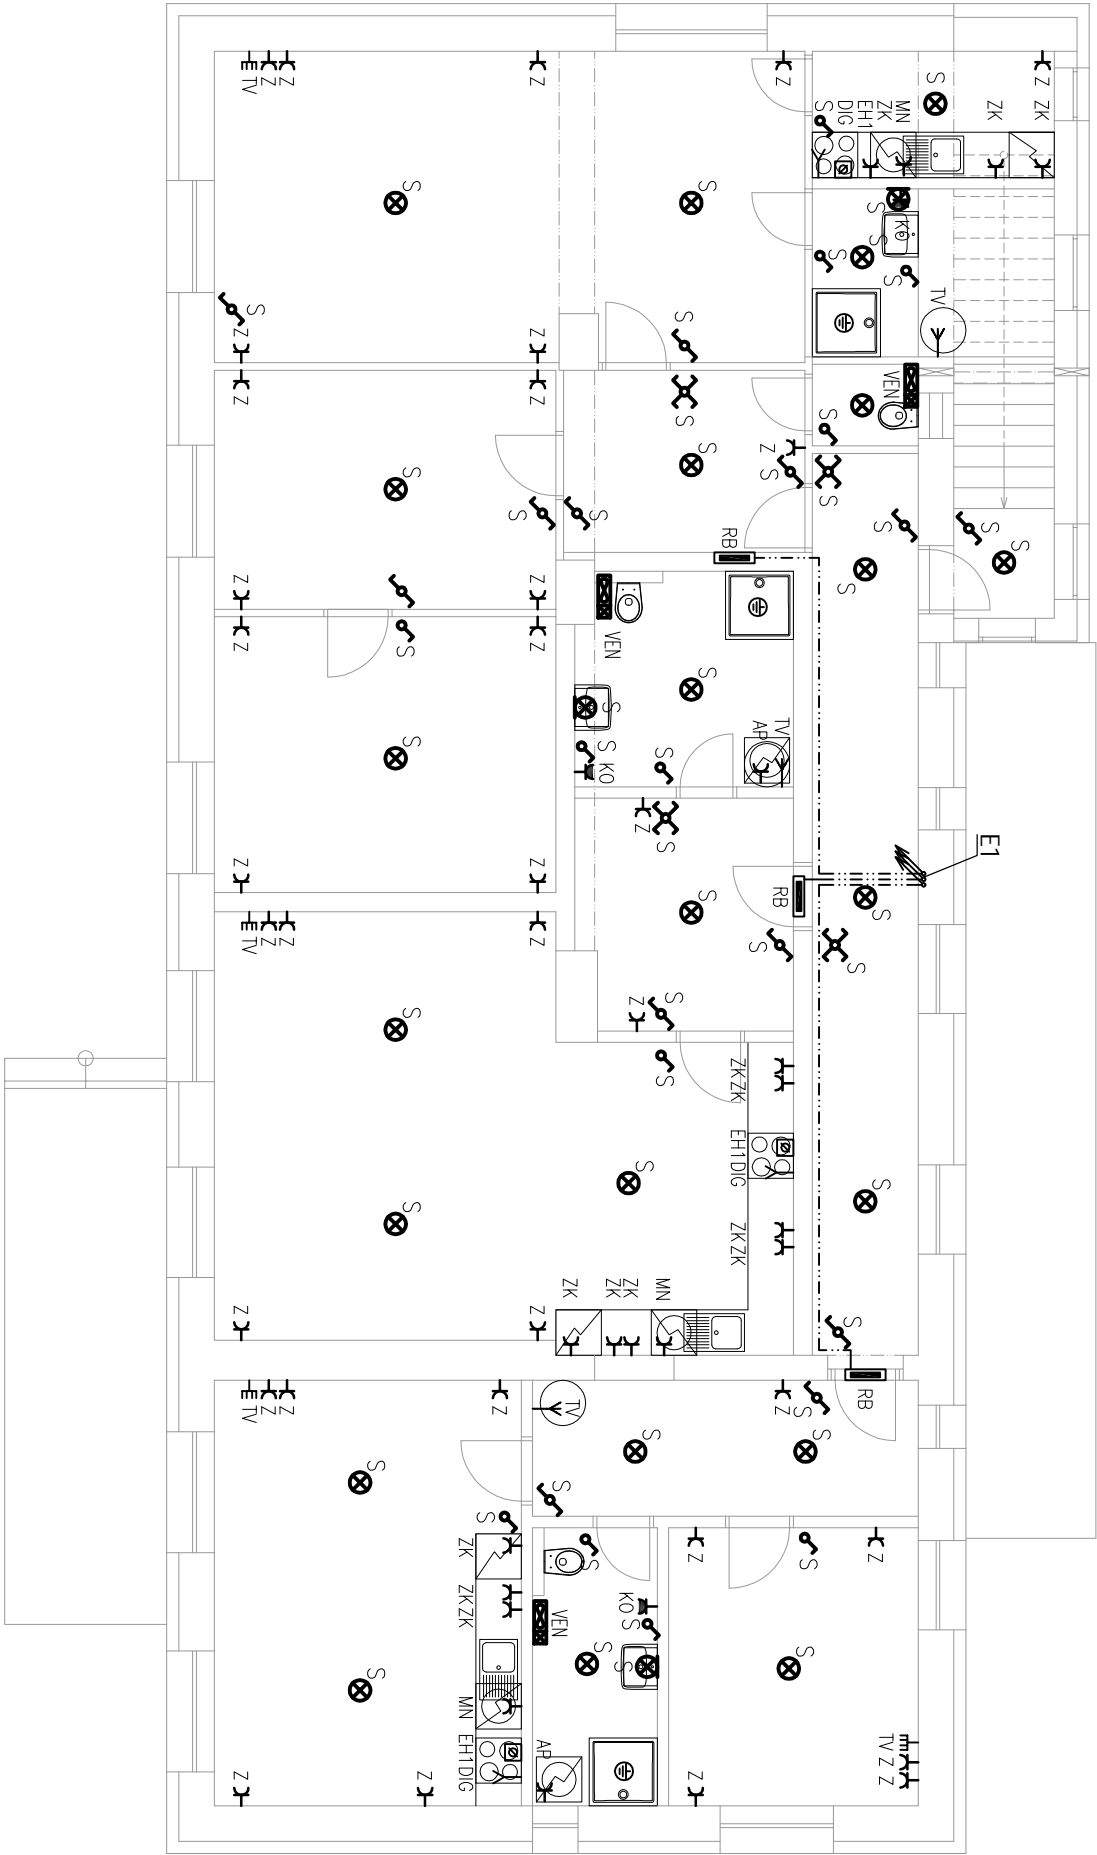
CYK připojení rodinného domu
- 


rozvoděč rodinného domu, ABB,řada EUROPA,zopušt,monáž,IP40,
- 

sloupací vedení – silnoproud
- 

sloupací vedení – slaboproud

POZNÁMKA :
NAPĚŤOVÁ SOUSTAVA : 3 NPE 50Hz 400V/230V,TN-C-S
OCHRANA PŘED NEBEZPEČNÝM DOTYKEM: SAMOČINNÝM ODPOJENÍM
OD ZDROJE PODLE ČSN 33 2000-4-41



		ZODP.PROJEKTANT	VYPRACOVAL	KONTROLOVAL
Ing. Karel Foušek		ČKAIT 0009817	MARTIN KADERÁBEK	ALEŠ NĚMEC
INVESTOR: Obec Kozojedy, 9. května 40, 28163 Kozojedy				
AKCE: Stavební úpravy, přístavba a nástavba objektu p.č. 1006/1, 1006/44 a p.č. st. 52, k.ú. Kozojedy		DATUM: 03/2022		
Objekt občanského vybavení a umístění TČ		FORMÁT: 2x A4		
OBSAH: ELEKTROINSTALACE 2.NP		MĚŘÍTKO: 1:100		
		STUPEŇ: DSP		
		Č. VYKRESU: PARÉ		
		D.1.4.2-03		